
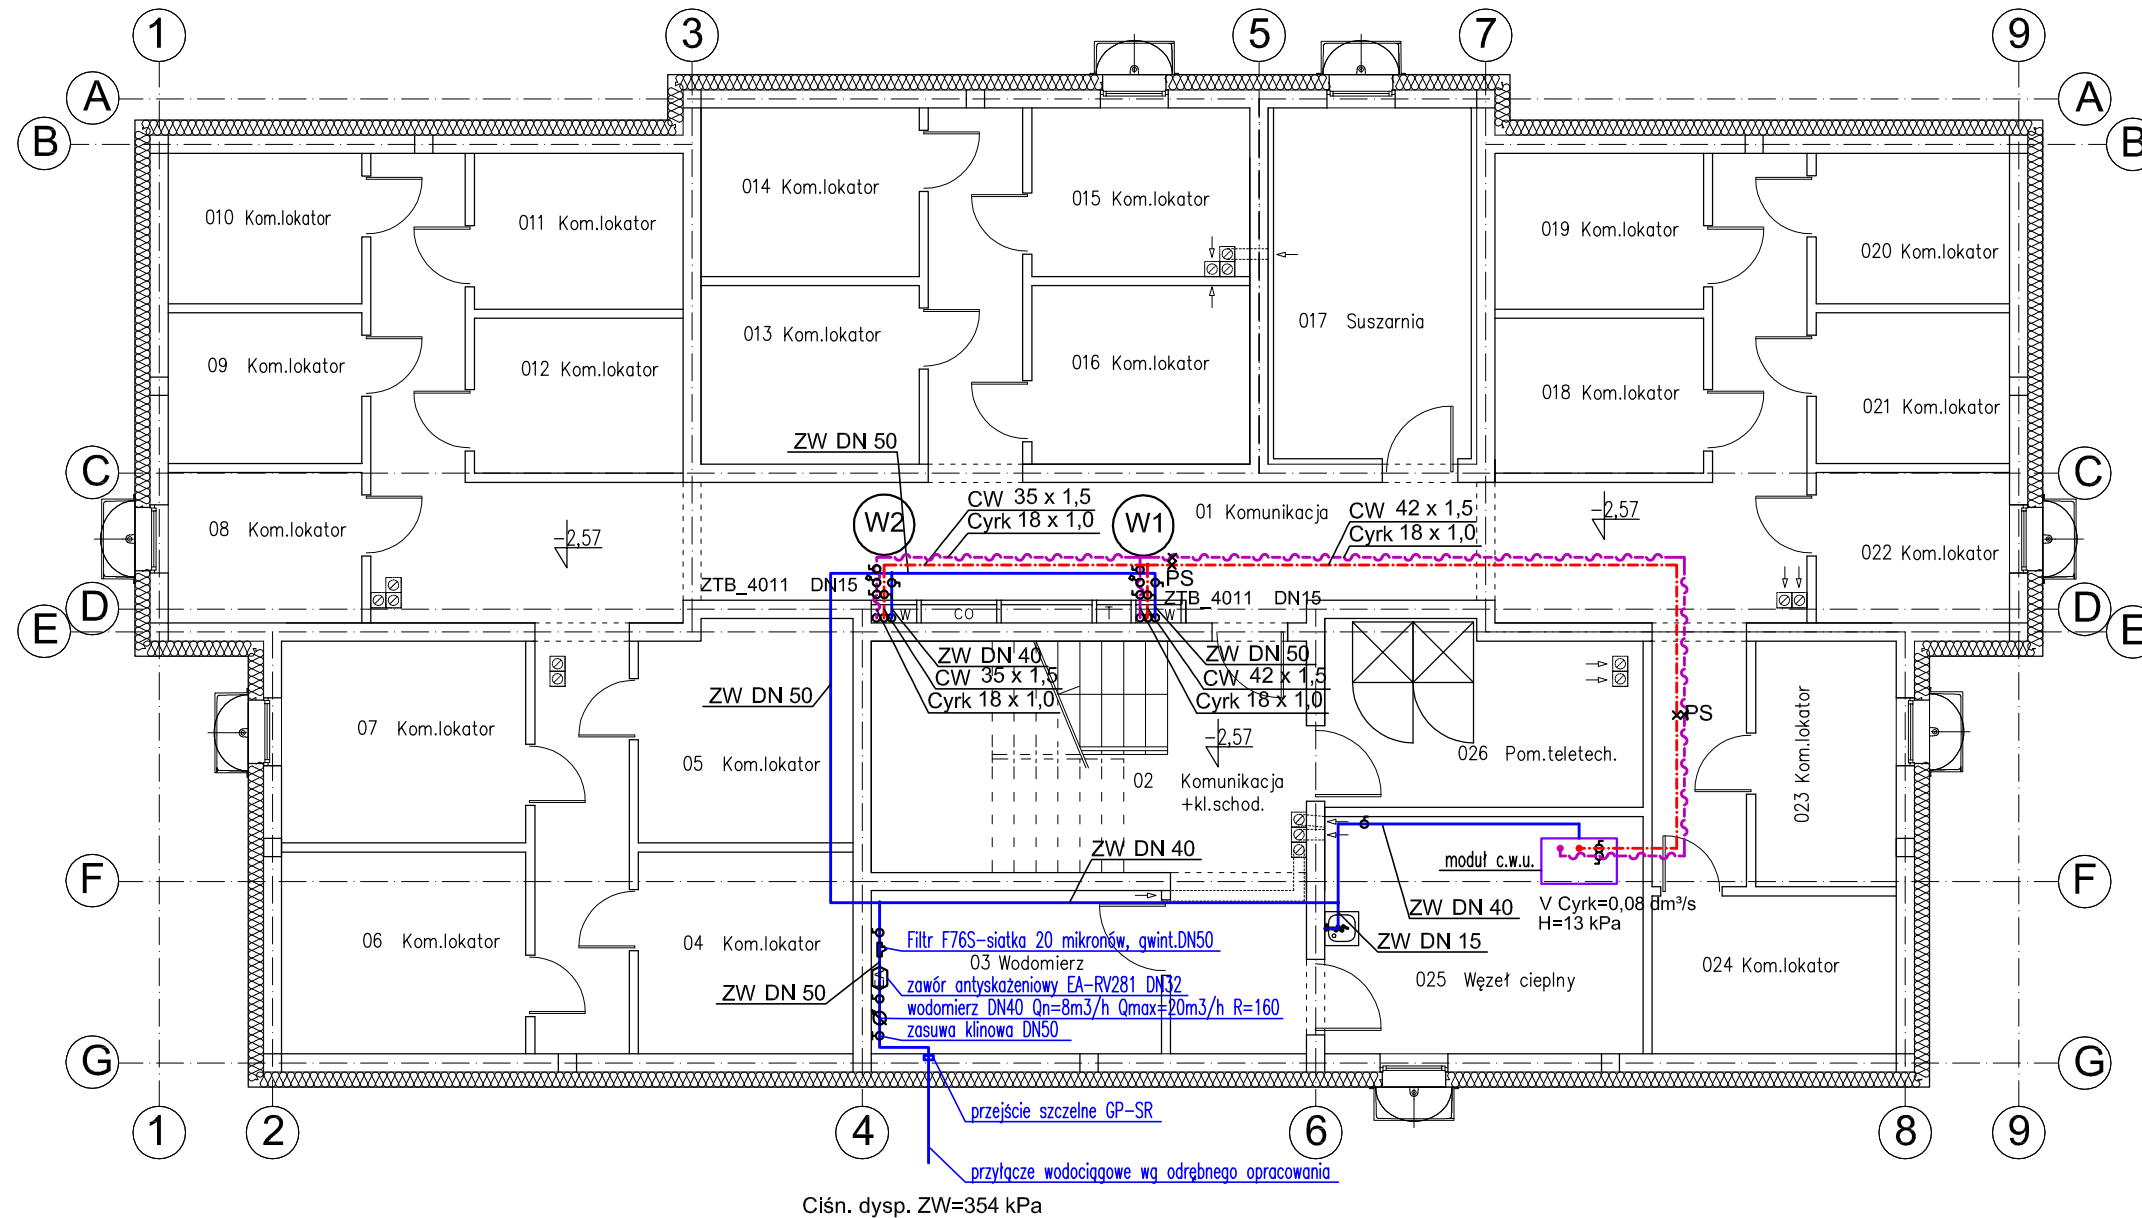


RZUT PIWNIC

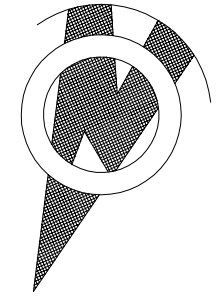

bpbw BIURO PROJEKTÓW "BPBW" Sp. z o.o. 10-448 OLSZTYN, UL.GŁOWACKIEGO 28 PRAWA AUTORSKIE ZASTRZEŻONE			
OBIEKT: BUDYNEK MIESZKALNY 20 - RODZINNY NR2	SKALA: 1:100		
ADRES: MRĄGOWO UL. KOLEJOWA	BRANŻA: SANITARNA		
PRZEDMIOT RYSUNKU: INSTALACJA WODOCIĄGOWA - RZUT PIWNIC	DATA: 03.2016		
PROJEKTOWAŁ mgr inż. Barbara Otulak	UPRAWNIENIA WAM/0126/POOS/06	PODPIS	NR. ZLECENIA: P/3854/S
OPRACOWAŁ mgr inż. Mariusz Stasiński	_____		NR. RYSUNKU S-2
SPRAWDZIŁ mgr inż. Karol Kondratowicz	132/69/OL		