
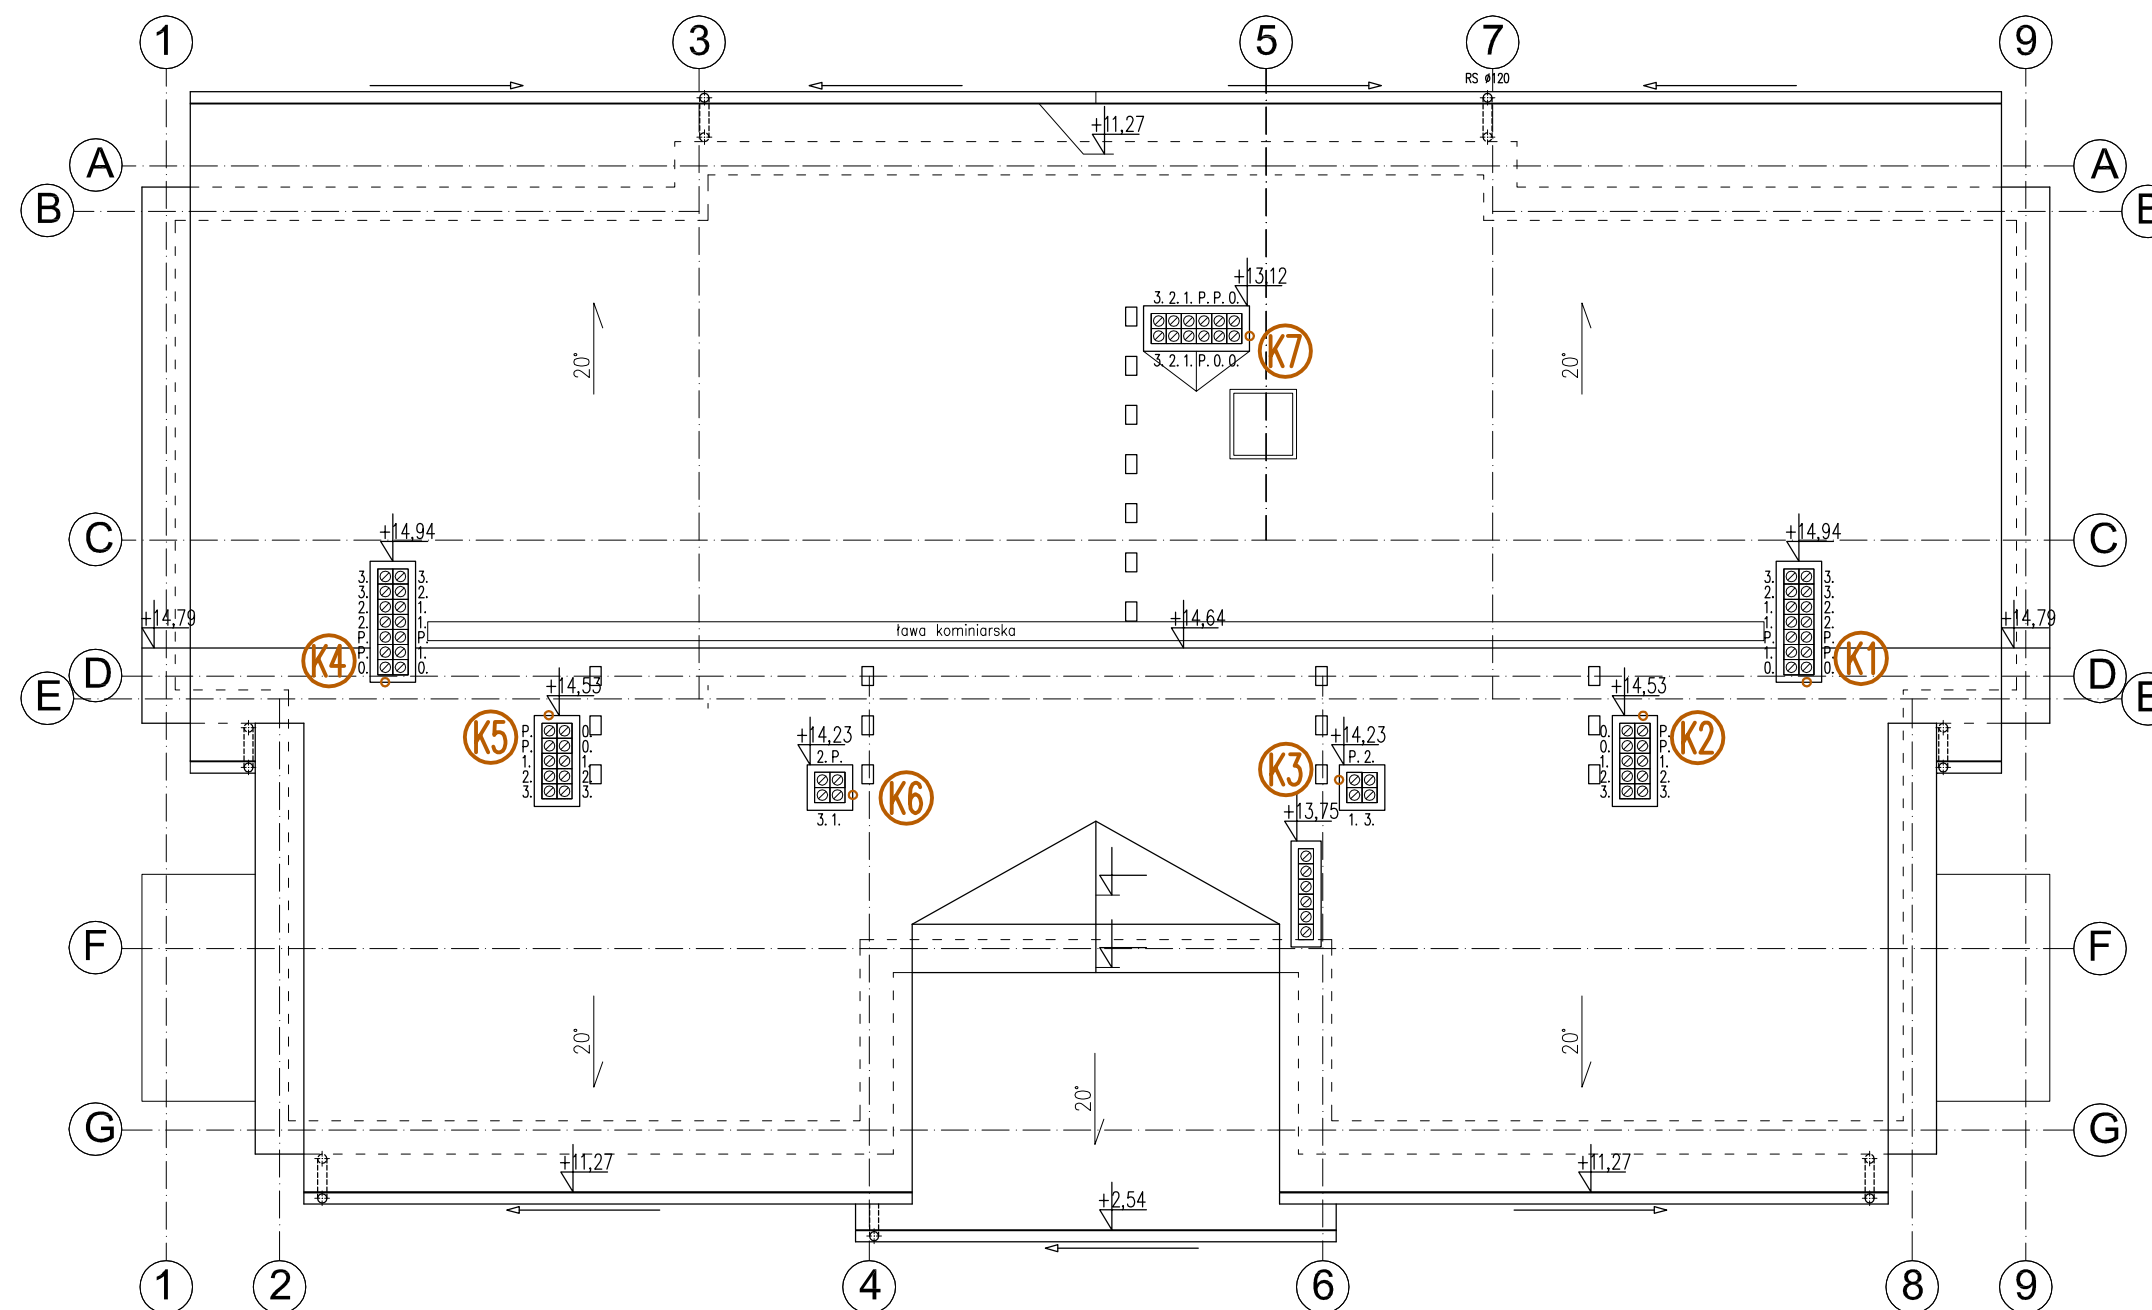


RZUT DACHU

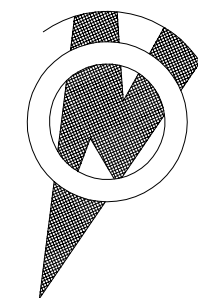

bpbw BIURO PROJEKTÓW "BPBW" Sp. z o.o. 10-448 OLSZTYN, UL. GŁOWACKIEGO 28 PRAWA AUTORSKIE ZASTRZEŻONE			
OBIEKT: BUDYNEK MIESZKALNY 20 - RODZINNY NR2	ADRES: MRĄGOWO UL. KOLEJOWA		SKALA: 1:100
PRZEDMIOT RYSUNKU: INSTALACJA KANALIZACJI SANITARNEJ - RZUT DACHU	DATA: 03.2016		BRANŻA: SANITARNA
PROJEKTOWAŁ mgr inż. Barbara Otulak	UPRAWNIENIA WAM/0126/POOS/06	PODPIS	NR. ZLECENIA: P/3854/S
OPRACOWAŁ mgr inż. Mariusz Stasiński	_____		NR. RYSUNKU S-7
SPRAWDZIŁ mgr inż. Karol Kondratowicz	132/69/OL		