


ISTNIEJĄCY SIĘDNI
BUDYNEK

 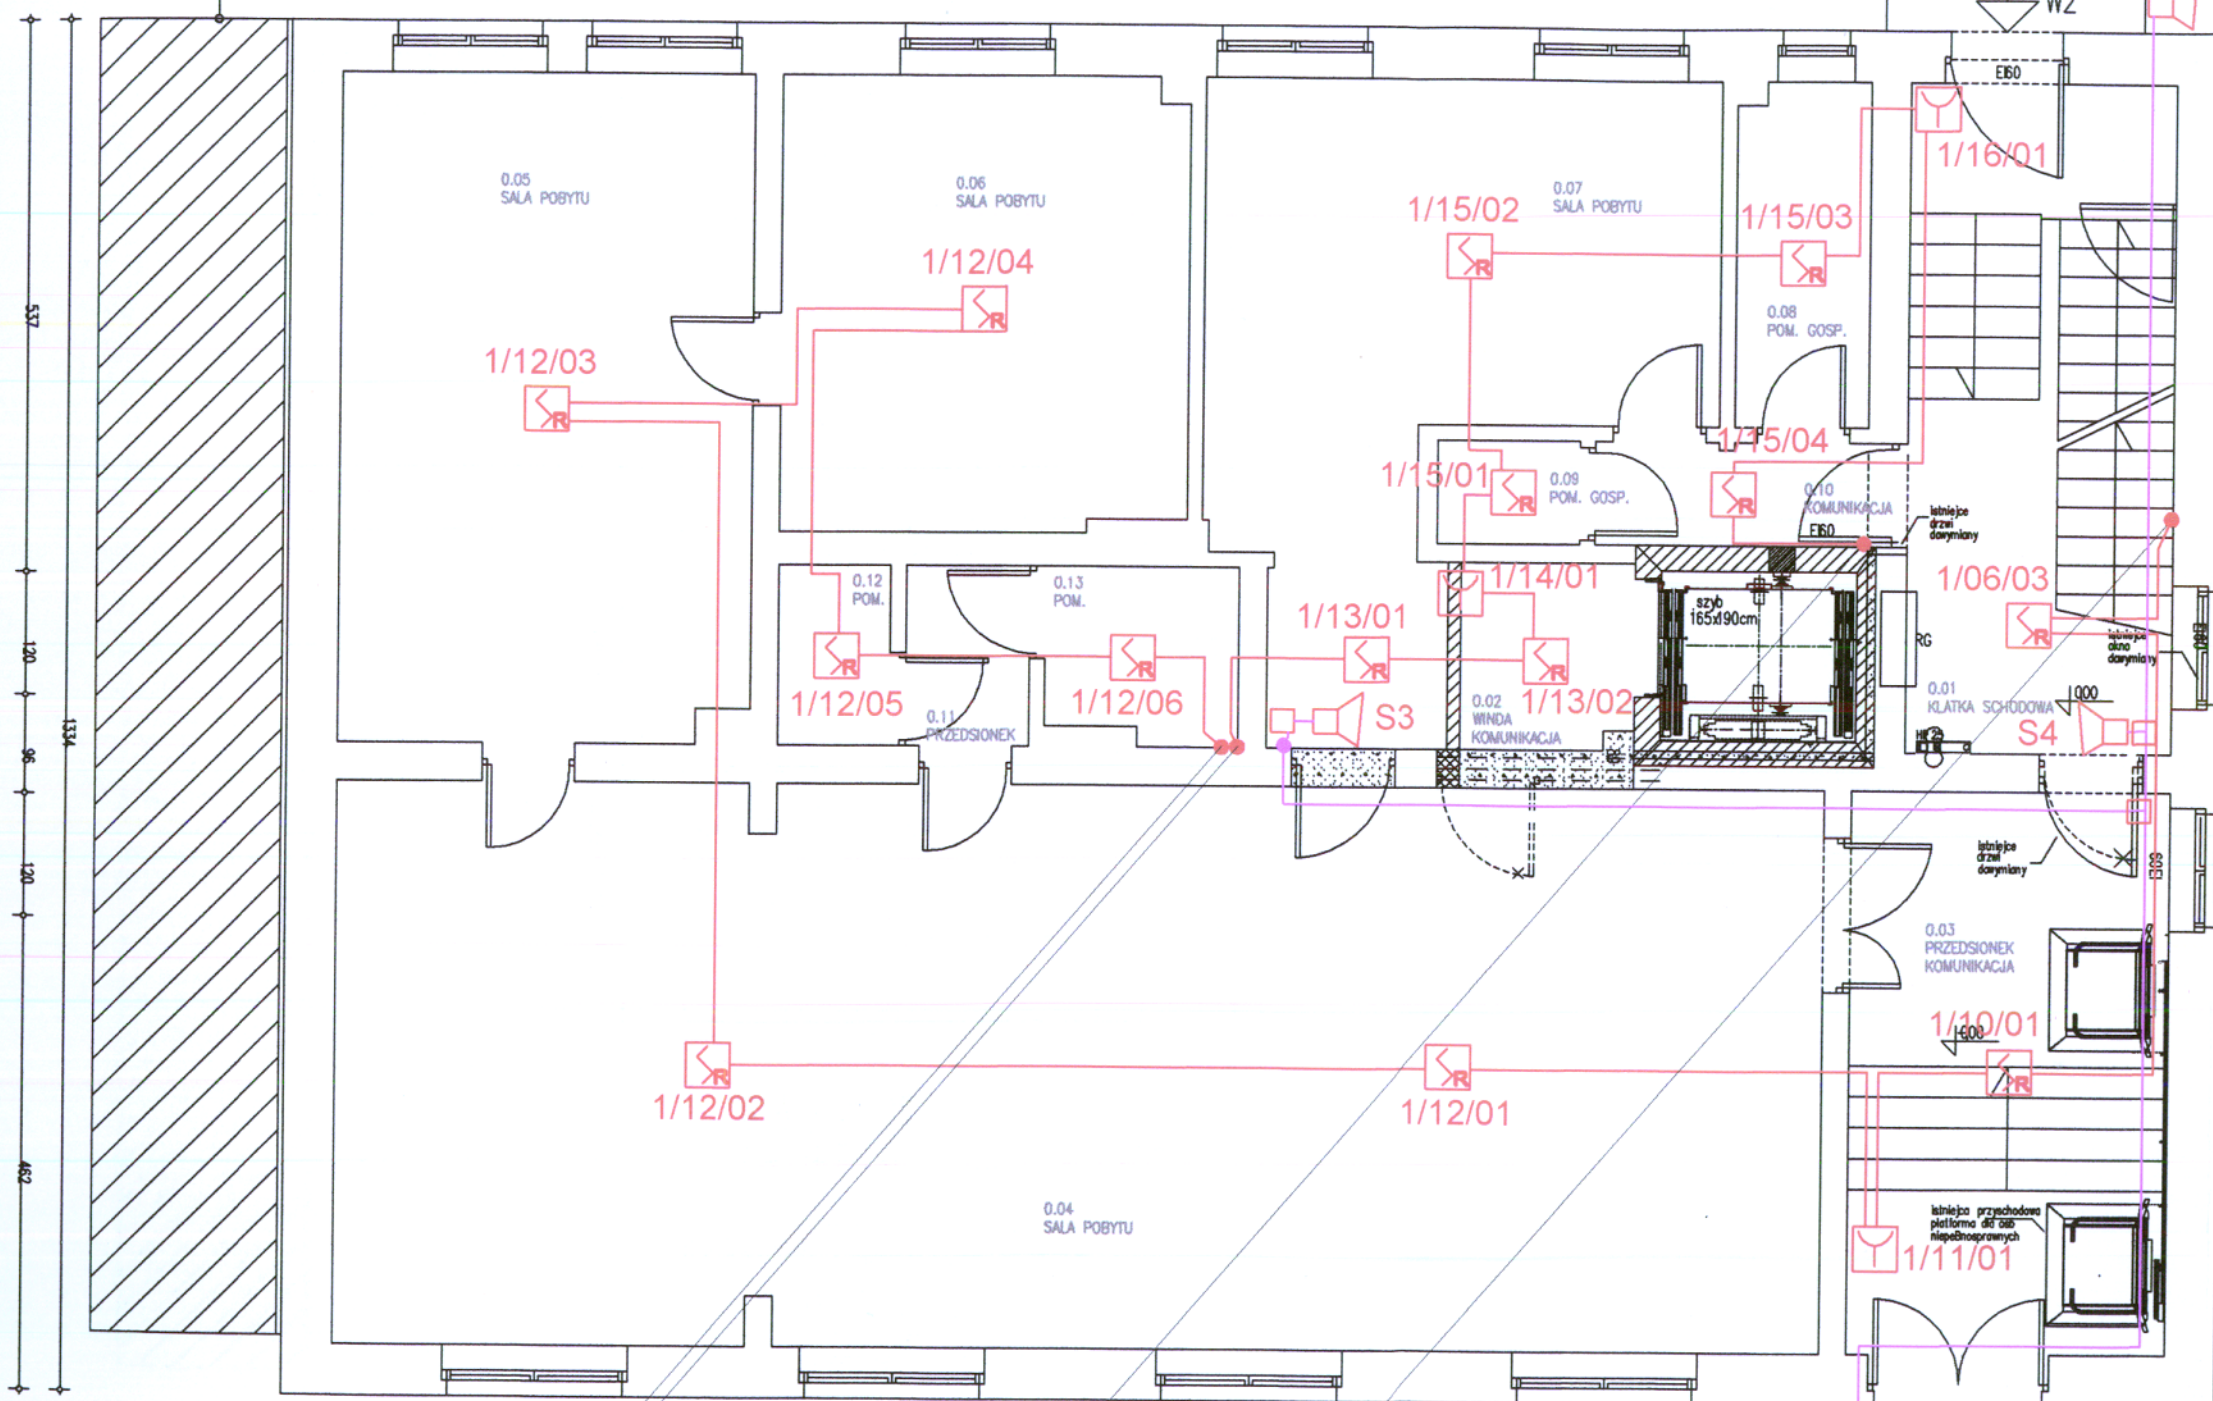


YnTKSYekw 1x2x0,8mm
powrót pętli z Parteru do
CSP na I Piętrze

YnTKSYekw 1x2x0,8mm
powrót pętli z Piwnic na
Parteru z elementu 1/21/03

YnTKSYekw 1x2x0,8mm
zejście pętli do Piwnic
do elementu 1/17/01

YnTKSYekw 1x2x0,8mm
przyjście pętli z CSP na Parter




RZECZOZNAWCA
DO SPRAW ZABEZPIECZEŃ PRZECIWOPOŻAROWYCH
mgr inż. Mariusz Klemański
upr. nr 349/97
Olsztyn
Zgodność projektu z wymogami ochrony przeciwpożarowej
bez uwag *stwierdzam*

RZECZOZNAWCA
DO SPRAW ZABEZPIECZEŃ PRZECIWOPOŻAROWYCH
mgr inż. Mariusz Klemański
upr. nr 349/97

LEGENDA

- czujka optyczna dymu z izolatorem zwarć
- czujka temperatury
- ręczny ostrzegacz pożarowy
- sygnalizator akustyczny
- element kontrolno-sterujący
- 1/01/23 - numer strefy pożarowej/numer pętli dozorowej / nr elementu w pętli dozorowej
- wentylator oddymiający dachowy
- puszka połączeniowa PIP
- Centrala Sygnalizacji Alarmu Pożarowego - CSP
- YnTKSYekw 1x2x0,8mm - przewód pętliowy
- HDGs 1,5mm² PH90

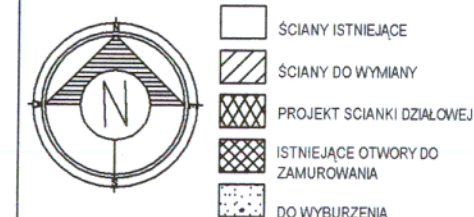

TRAF
JAN CHOJECKI

10-693 OLSZTYN
ul. Zaruskiego 21
tel/fax: (0-89) 542 54 23
e-mail: biuro@traf.olsztyn.pl

OPRACOWANIE	Instalacja systemu sygnalizacji
BUDOWY	potr. SAP 11-700 Mragowo, ul. Królewicka 34 Gmina Miasto Mragowo 11-700 Mragowo, ul. Królewicka 60A

OPRACOWANIA	podpis
Projektant: mgr inż. Jan Chojecki Upraw. bud. 0130/96/U	
Opracował: mgr inż. Robert Olech Asystent projektanta	
Sprawdzający: inż. Benedykt Rogala Upraw. bud. 0570/97/U	

RZUT PARTERU	SAP-3
PROJEKT BUDOWLANO - WYKONAWCZY	11.2015r SKALA 1:100