
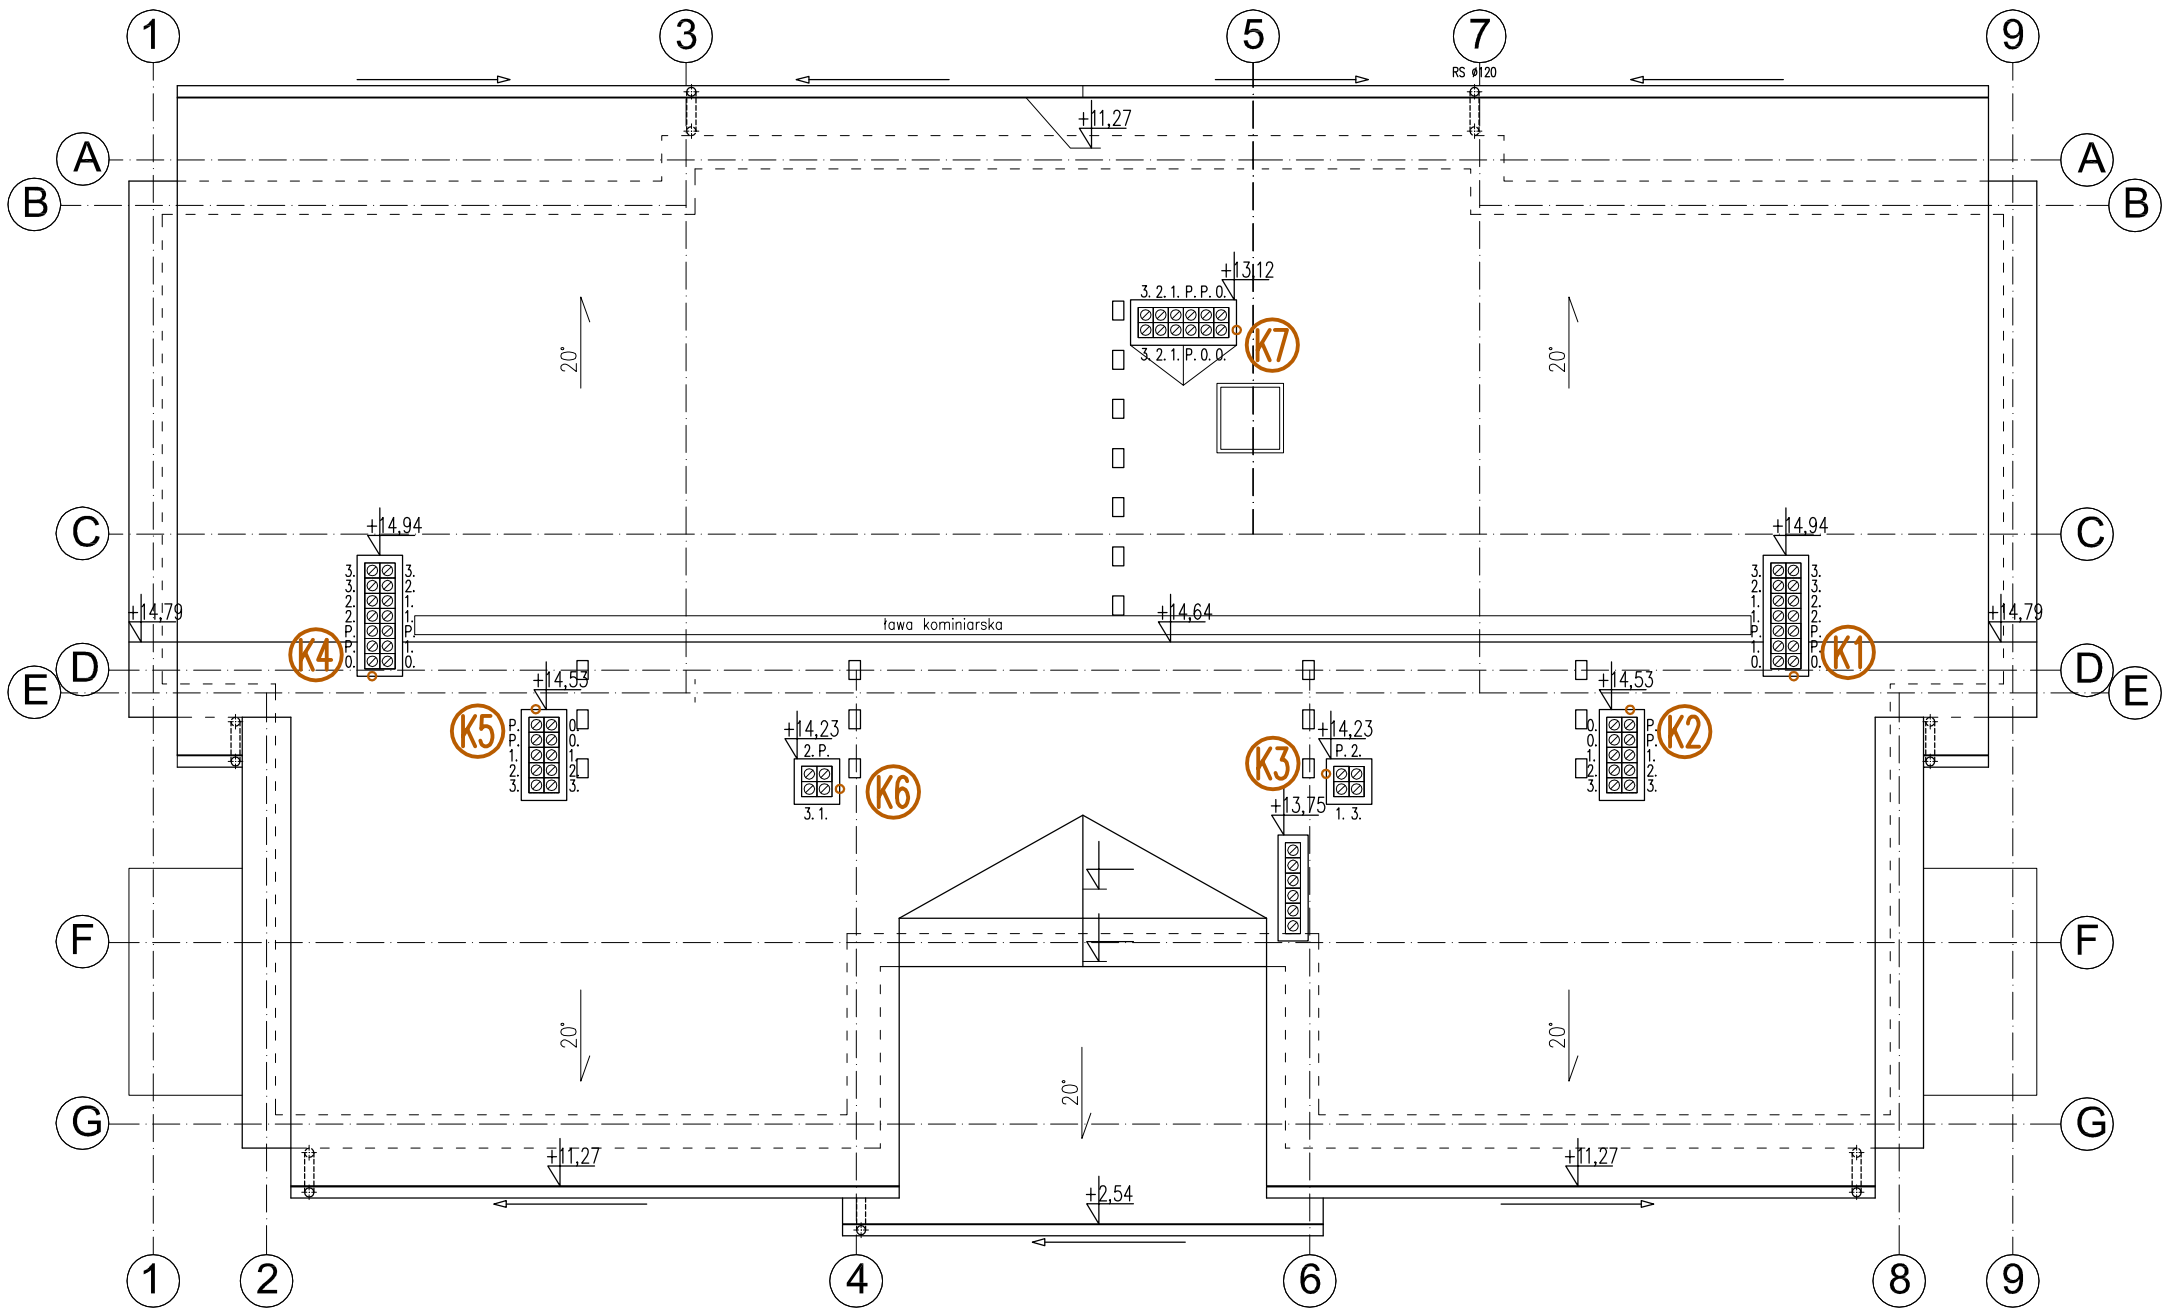


RZUT DACHU

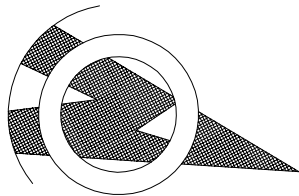

<div><div>bpbw</div><div>BIURO PROJEKTÓW "BPBW" Sp. z o.o.</div><div>10-448 OLSZTYN, UL.GŁOWACKIEGO 28</div><div>PRAWA AUTORSKIE ZASTRZEŻONE</div></div>			
OBIEKT: BUDYNEK MIESZKALNY 20 - RODZINNY NR1			SKALA: 1:100
ADRES: MRĄGOWO UL. KOLEJOWA			BRANŻA: SANITARNA
PRZEDMIOT RYSUNKU: INSTALACJA KANALIZACJI SANITARNEJ - RZUT DACHU			DATA: 03.2016
PROJEKTOWAŁ	mgr inż. Barbara Otulak	UPRAWNIENIA WAM/0126/POOS/06	PODPIS
OPRACOWAŁ	mgr inż. Mariusz Stasiński	-----	
SPRAWDZIŁ	mgr inż. Karol Kondratowicz	132/69/OL	
			NR. ZLECENIA: P/3854/S
			NR. RYSUNKU: S-7