



# PROJEKT ZAGOSPODAROWANIA TERENU

## DWA BUDYNKI MIESZKALNE WIELORODZINNE

### WRAZ Z PRZYŁĄCZAMI

#### MRĄGOWO ul. Kolejowa

#### SKALA 1:500

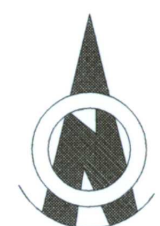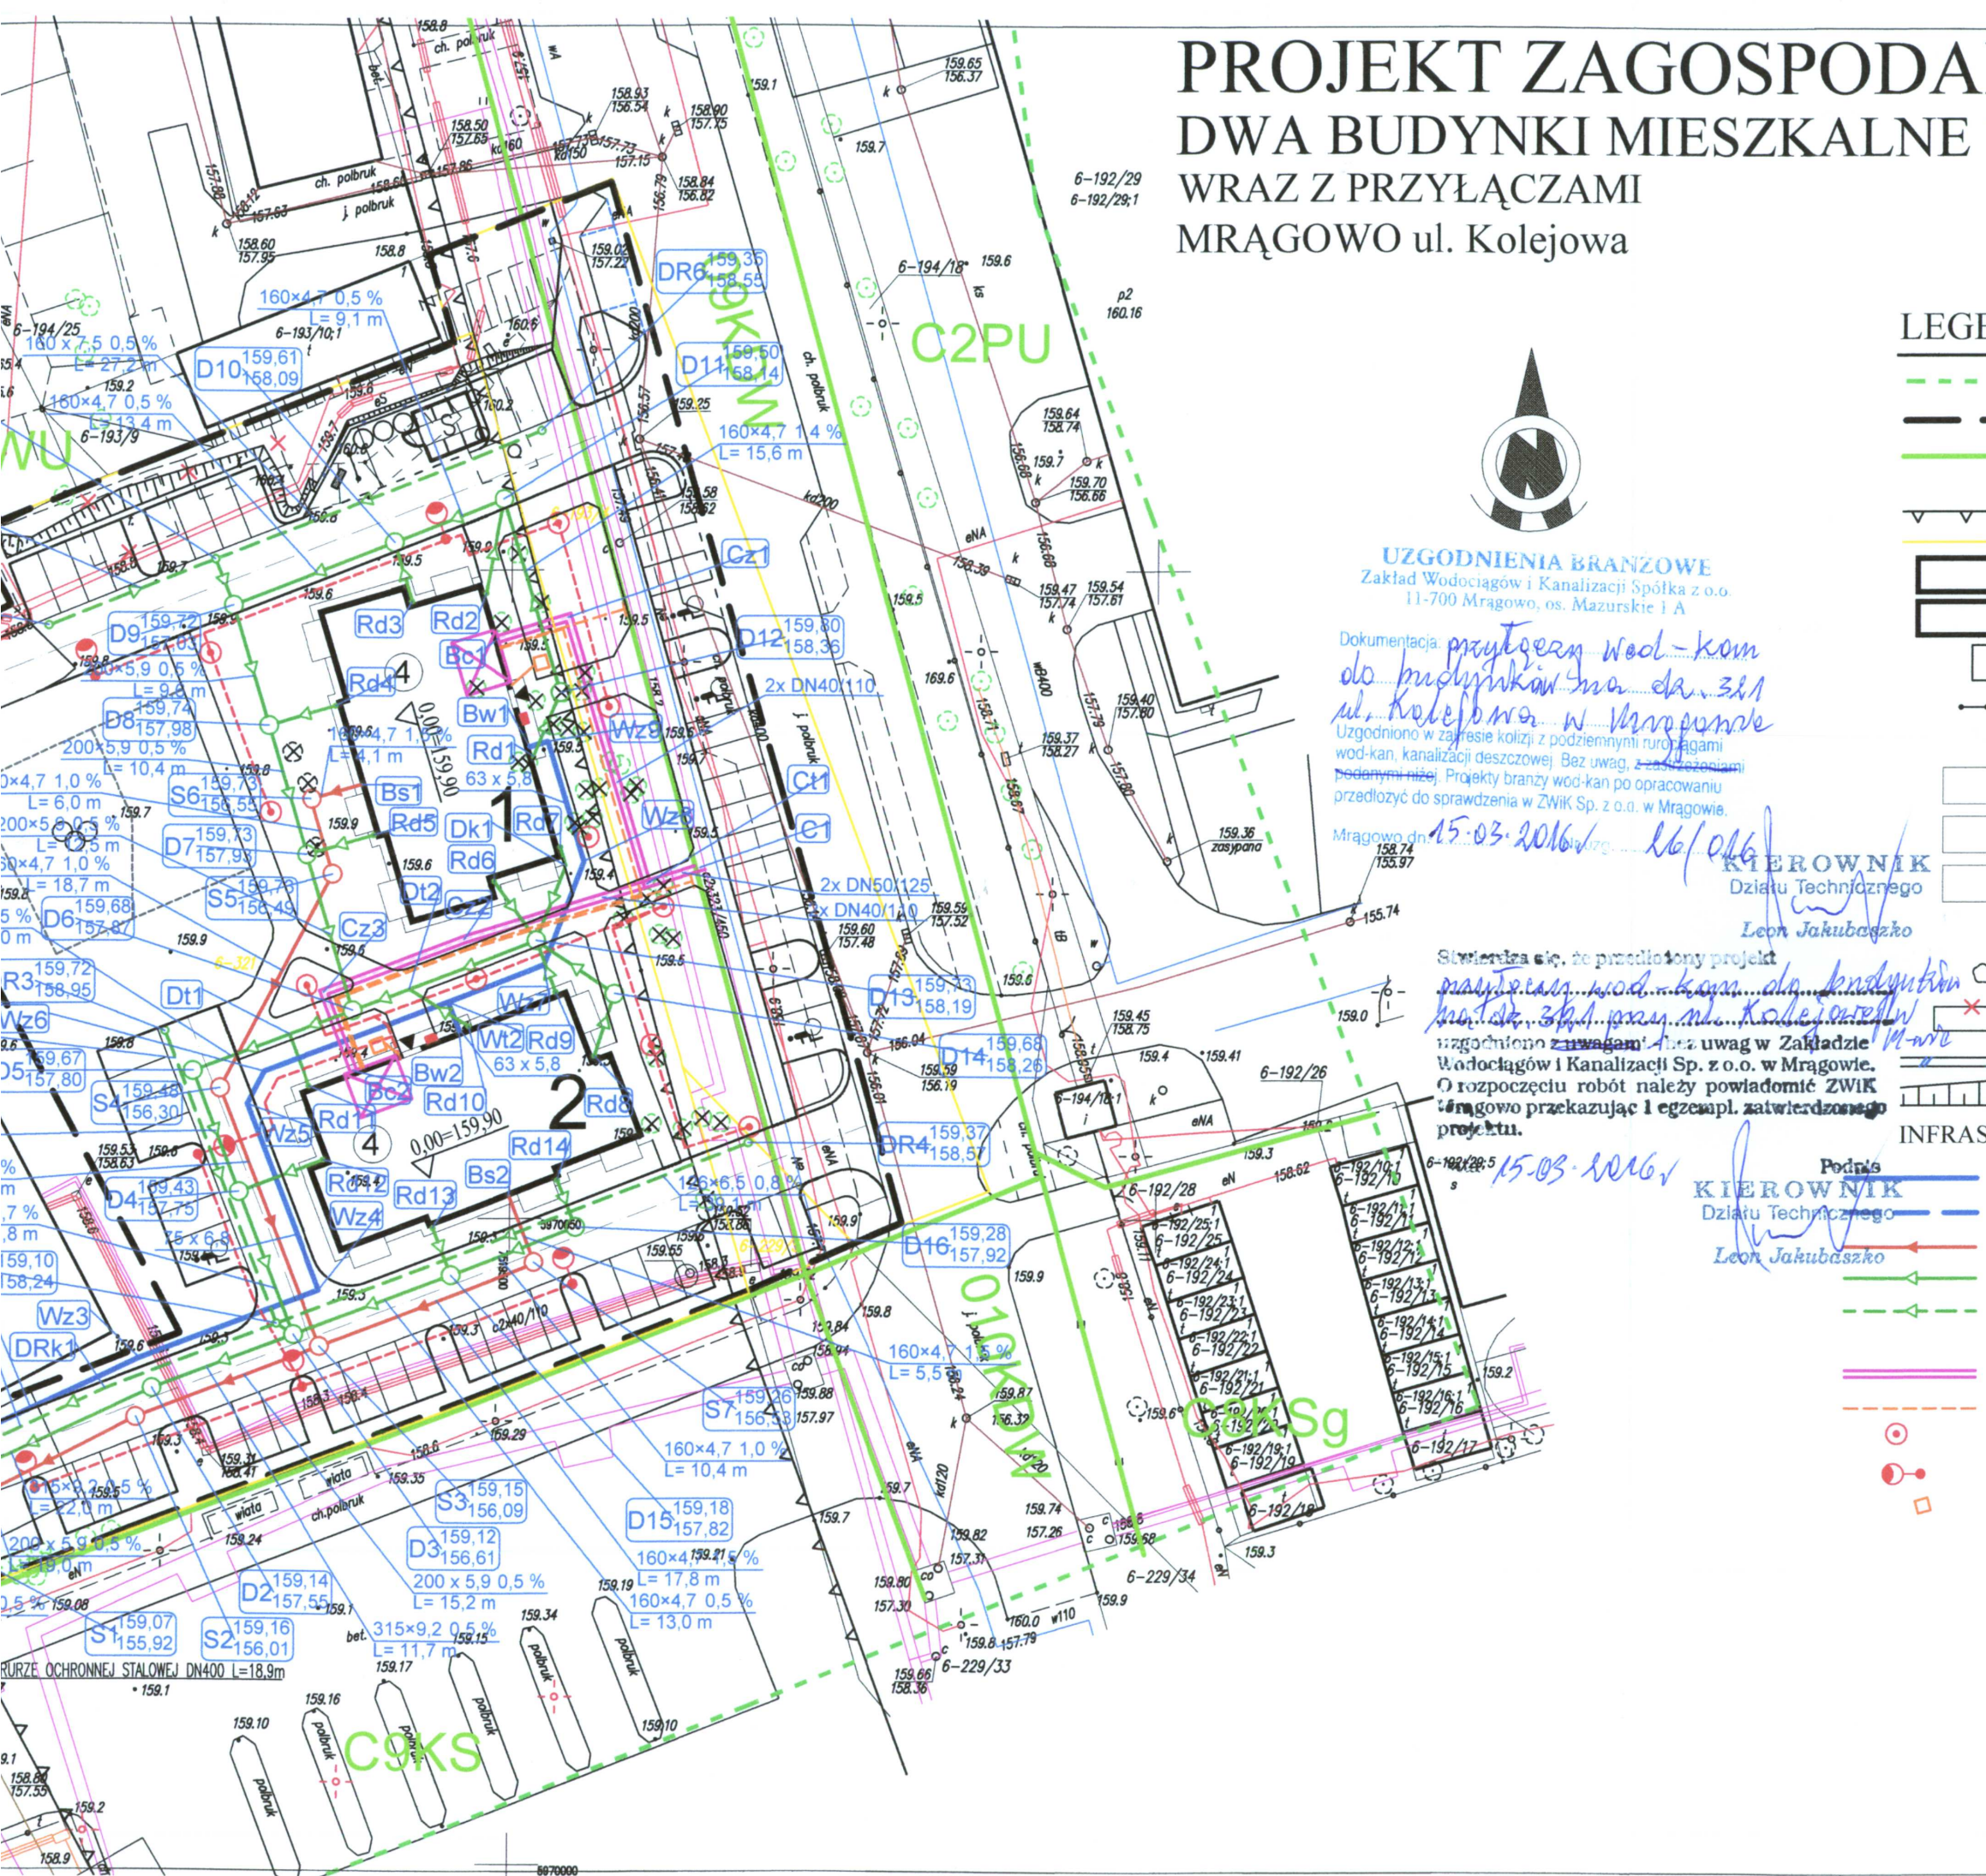

**UZGODNIENIA BRANŻOWE**  
Zakład Wodociągów i Kanalizacji Spółka z o.o.  
11-700 Mrągowo, os. Mazurskie 1 A

*Dokumentacja: projekt wód-kan do budynku na da. 3.11 ul. Kolejowa w Mrągowie*  
Uzgodniono w zakresie kolizji z podziemnymi rurociągami wod-kan, kanalizacji deszczowej. Bez uwag, z zastrzeżeniem podanymi niżej. Projekty branży wod-kan po opracowaniu przedłożyć do sprawdzenia w ZWIK Sp. z o.o. w Mrągowie.

Mrągowo dn. 15.03.2016r. 16/016

**KIEROWNIK**  
Działu Technicznego  
*Leon Jakubaszko*

*Stwierdzam, że przedłożony projekt projektu wód-kan do budynku na da. 3.11 ul. Kolejowa w Mrągowie uzgodniono z uwagami. Bez uwag w Zakładzie Wodociągów i Kanalizacji Sp. z o.o. w Mrągowie. O rozpoczęciu robót należy powiadomić ZWIK Mrągowo przekazując 1 egzempl. zatwierdzonego projektu.*

15.03.2016r. 16/016

**KIEROWNIK**  
Działu Technicznego  
*Leon Jakubaszko*

### LEGENDA

- zakres aktualizacji mapy
- granica opracowania
- linie rozgraniczające tereny o różnym przeznaczeniu lub różnych zasadach zagospodarowania
- nieprzekraczalna linia zabudowy
- granice działek
- 1 projektowany budynek Nr1
- 2 projektowany budynek Nr2
- S projektowana osłona śmietnikowa
- projektowany trzepak i ławeczka gosp. ławka i kosz na śmieci
- projektowane drogi i miejsca postojowe ażurowe
- projektowane chodniki
- projektowane trawniki
- projektowane drzewa
- drzewa istniejące
- elementy zagospodarowania do rozbiórki
- proj. murek oporowy
- proj. skarpy

### INFRASTRUKTURA TECHNICZNA

- proj. przyłącze wodociągowe
- proj. przyłącze wodociągowe wykonane metodą bezwykopową
- proj. przyłącze kanalizacji sanitarnej
- proj. przyłącze kanalizacji deszczowej
- proj. drenaż odwadniający projektowane ażurowe drogi i miejsca postojowe
- proj. przyłącze c.o.
- proj. kabel monitorujący sieci ciepłej w rurze ochronnej
- proj. słup oświetleniowy parkowy 4m z fundamentem
- proj. słup oświetleniowy H=6m fundament betonowy
- studnia kablowa SK-1 (dla przyłącza TP, TVK)

<b>bpbw</b> BIURO PROJEKTÓW "BPBW" Sp. z o.o.	
10-448 OLSZTYN, UL. GŁOWACKIEGO 28	
PRAWA AUTORSKIE ZASTRZEŻONE	
OBJEKT: DWA BUDYNKI MIESZKALNE WIELORODZINNE WRAZ Z PRZYŁĄCZAMI	SKALA: 1:500
ADRES: MRĄGOWO UL. KOLEJOWA	BRANŻA: SANITARNA
PRZEDMIOT RYSUNKU: PROJEKT ZAGOSPODAROWANIA TERENU	DATA: 03.2016
PROJEKTOWAŁ: mgr inż. Barbara Otulak	UPRAWNIENIA: WAM/0128/POOS/06
OPRACOWAŁ: mgr inż. Mariusz Stasiński	PODPIS: <i>[Signature]</i>
SPRAWDZIŁ: mgr inż. Karol Kondratowicz	132/69/OL
NR. ZLECENIA: P/3854/S	
NR. RYSUNKU: S-1	