




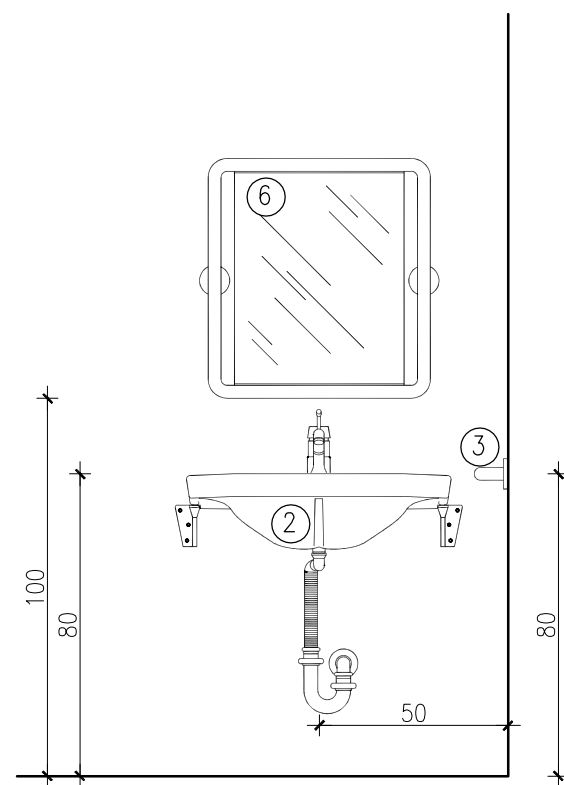


PRZEKRÓJ I—I

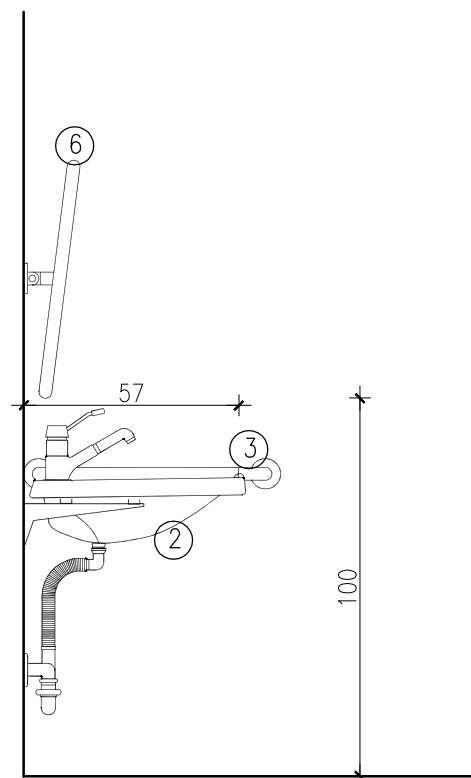


PRZEKRÓJ II—II

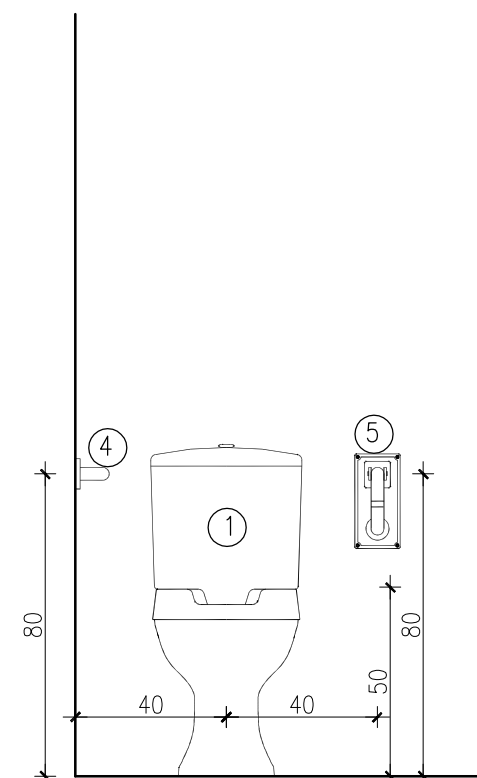

PRZEKRÓJ III—III

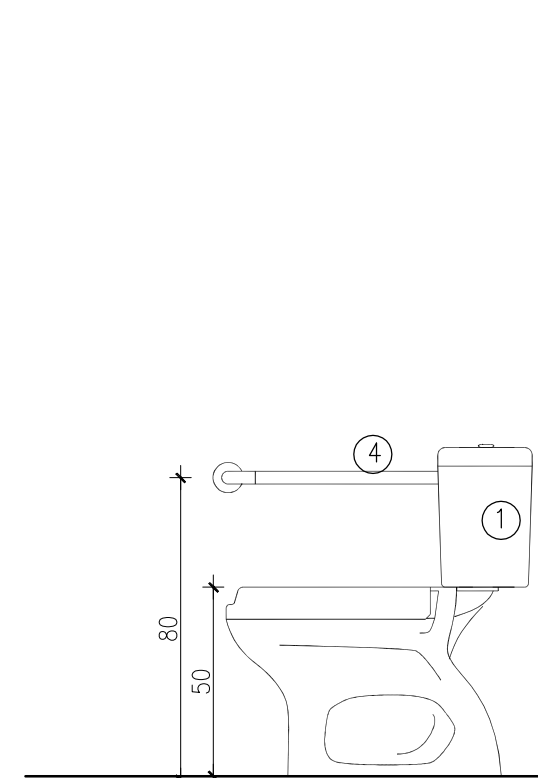

PRZEKRÓJ IV—IV

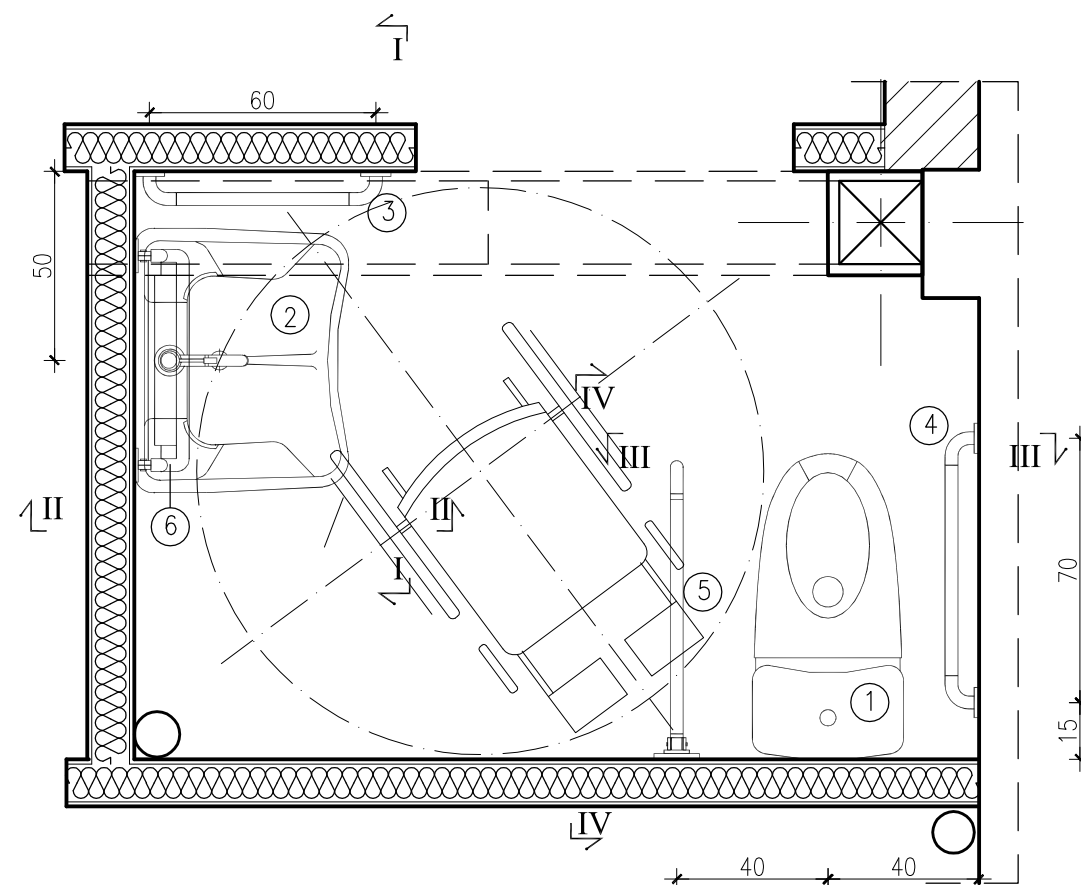

RZUT POMIESZCZENIA NR 116

Wykaz urządzeń do obsługi osób niepełnosprawnych

– pomieszczenie nr 116

- | | | |
|---|---|--------|
| ① | miska ustępowa dla niepełnosprawnych | 1 szt. |
| ② | umywalka dla niepełnosprawnych 700x570mm
(bateria z wysuwaną wylewką; syfon
z elastycznym odpływem) | 1 szt. |
| ③ | uchwyt ścienny 90x600mm | 1 szt. |
| ④ | uchwyt ścienny 90x700mm | 1 szt. |
| ⑤ | podpora uchylna 700x170mm | 1 szt. |
| ⑥ | lustro uchylne 607x657mm | 1 szt. |



BIURO PROJEKTÓW "BPBW" Sp. z o.o.

10-448 OLSZTYN, UL. GŁOWACKIEGO 28

Projektujemy od 1957 roku.

PRAWA AUTORSKIE ZASTRZEŻONE

OBIEKT: Przebudowa rozbudowa budynku magazynu uzbrojenia na Mrągowskie Centrum Aktywności Lokalnej				SKALA: 1:20
ADRES: MRĄGOWO ul. Kopernika 2C				BRANŻA: A
PRZEDMIOT RYSUNKU: WYPOSAŻENIE ŁAZIENKI DLA NIEPEŁNOSPRAWNYCH				DATA: 06.2016
PROJEKTOWAŁ	mgr inż. arch. Tomasz Śladowski	UPRAWNIENIA 3/2004/OL	PODPIS	NR. ZLECENIA: P/3859/S
OPRACOWAŁ	Teresa Młynowska	-		
SPRAWDZIŁ	mgr inż. arch. Radosław Przybylak	10/WMOKK/2006		NR. RYSUNKU A-16