


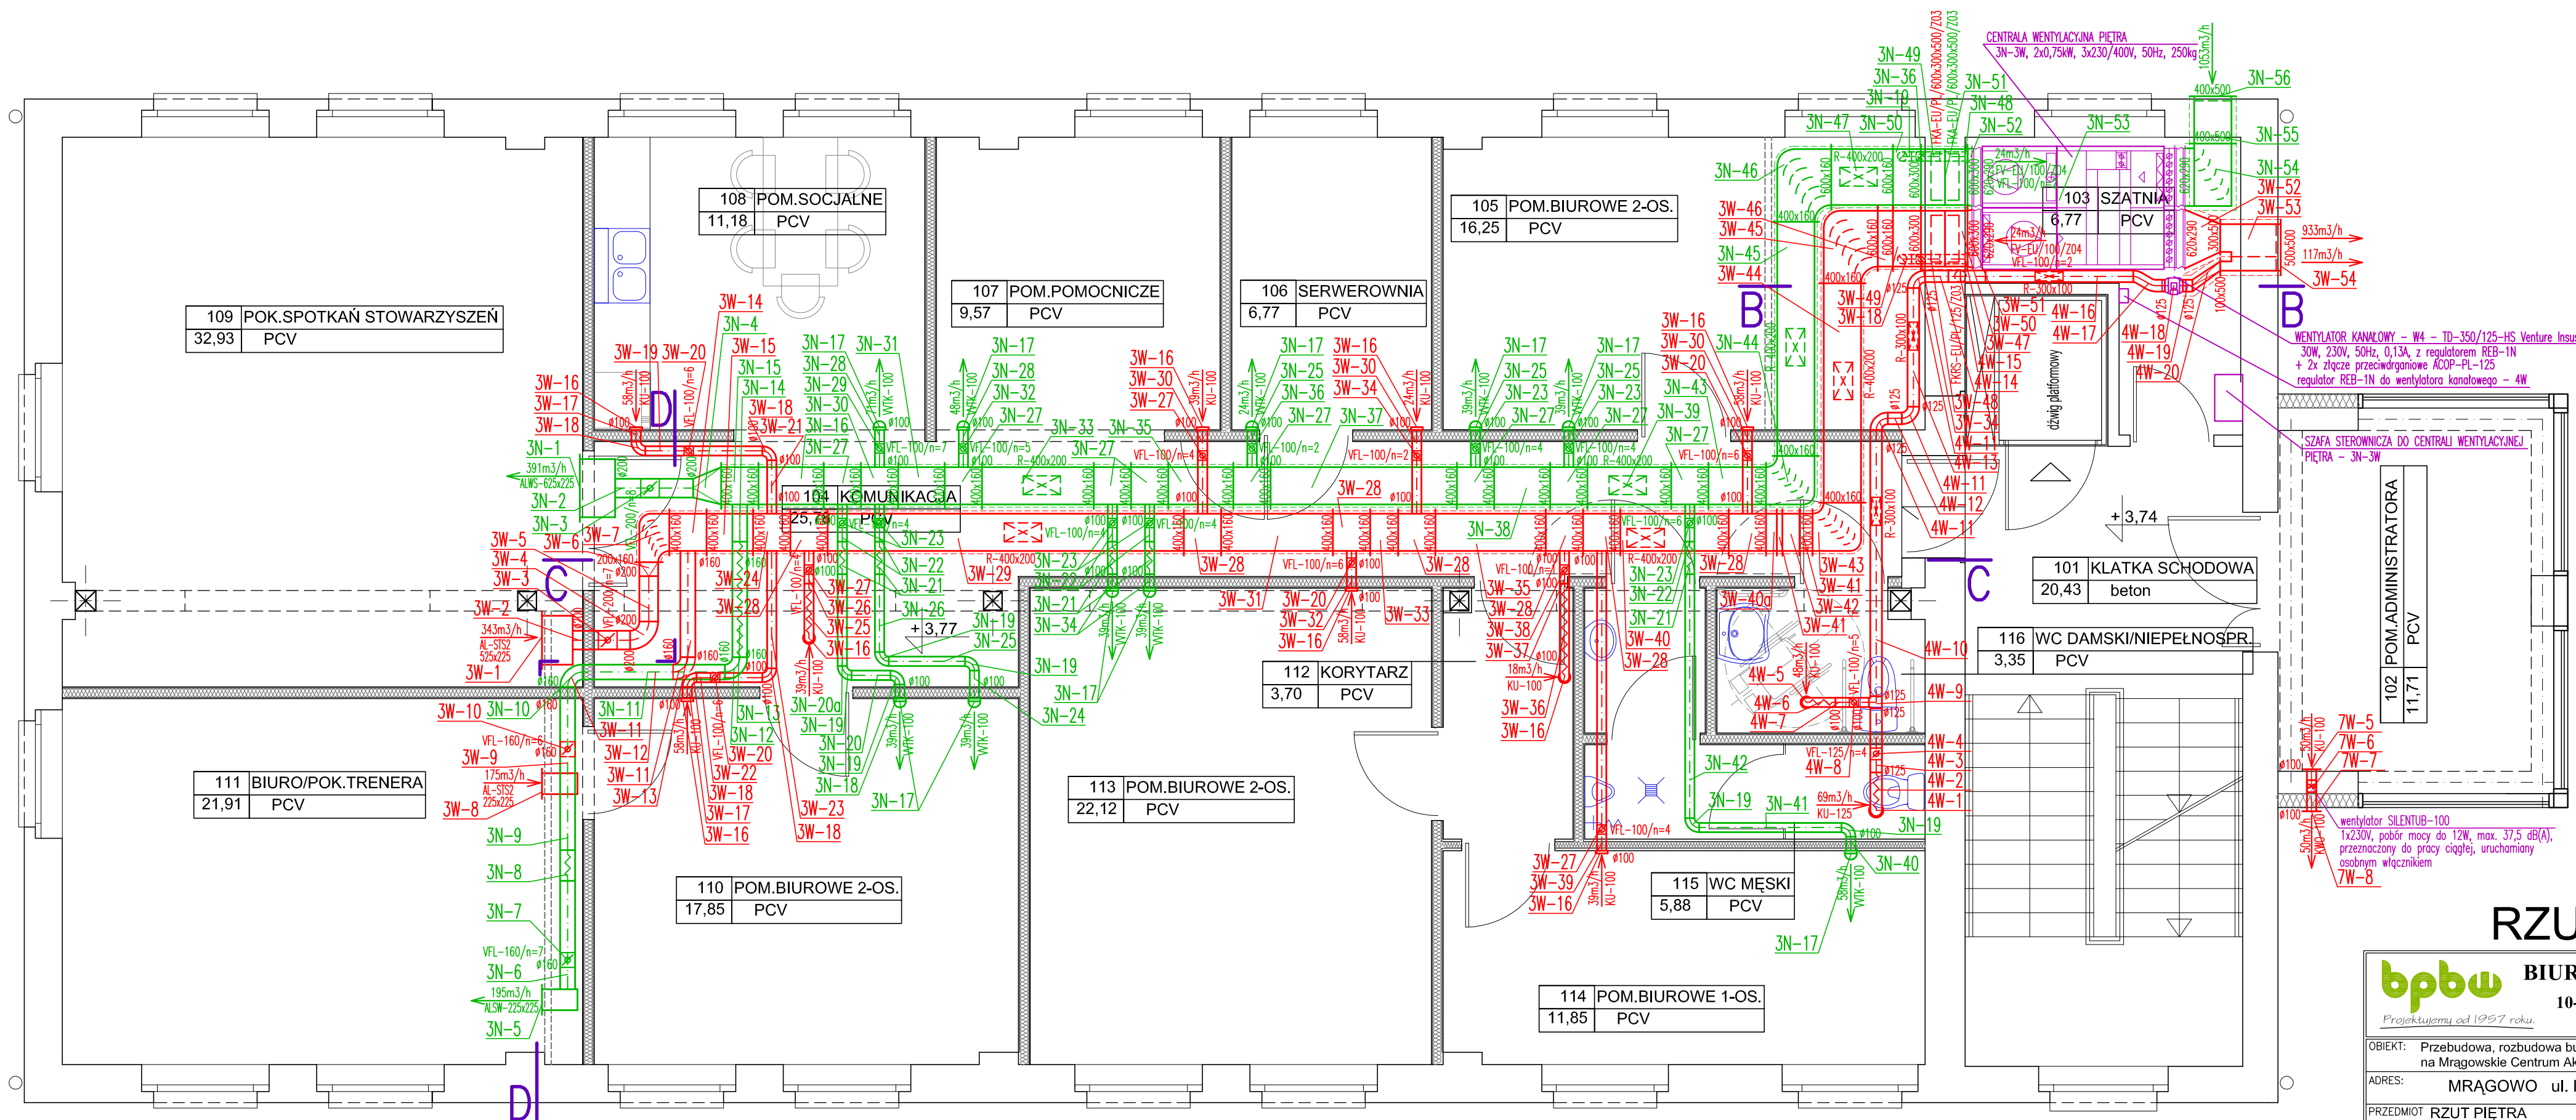

RZUT PIĘTRA

bpbw
Projektujemy od 1957 roku.

BIURO PROJEKTÓW "BPBW" Sp. z o.o.
10-448 OLSZTYN, UL.GŁOWACKIEGO 28
PRAWA AUTORSKIE ZASTRZEŻONE

OBJEKT: Przebudowa, rozbudowa budynku magazynu uzbrojenia na Mragowskie Centrum Aktywności Lokalnej		SKALA: 1:50
ADRES: MRAŁOWO ul. Kopernika 2C		BRANŻA: SANITARNA
PRZEDMIOT RZUTU PIĘTRA		DATA: 06.2016r
RYSUNKU: - INSTALACJA WENTYLACJI MECHANICZNEJ		NR. ZLECENIA: P/3859/S
PROJEKTOWAŁ: mgr inż. Barbara Otulak	UPRAWNIENIA WAM/0126/POOS/06	PODPIS
OPRACOWAŁ: mgr inż. Mariusz Stasiński		
SPRAWDZIŁ: mgr inż. Karol Kondratowicz	132/69/OL	
		NR. RYSUNKU S-23

WENTYLATOR KANAŁOWY - W4 - TD-350/125-HS Venture Industries, 30W, 230V, 50Hz, 0,13A, z regulatorem REB-1N + 2x złącze przeciwdrgawowe ACOP-PL-125 regulator REB-1N do wentylatora kanałowego - 4W

SZAFKA STEROWNICZA DO CENTRALI WENTYLACYJNEJ PIĘTRA - 3N-3W

wentylator SILENTUB-100 1x230V, pobór mocy do 12W, max. 37,5 dB(A), przeznaczony do pracy ciągłej, uruchamiany osobnym włącznikiem

7W-5
7W-6
7W-7
7W-8