


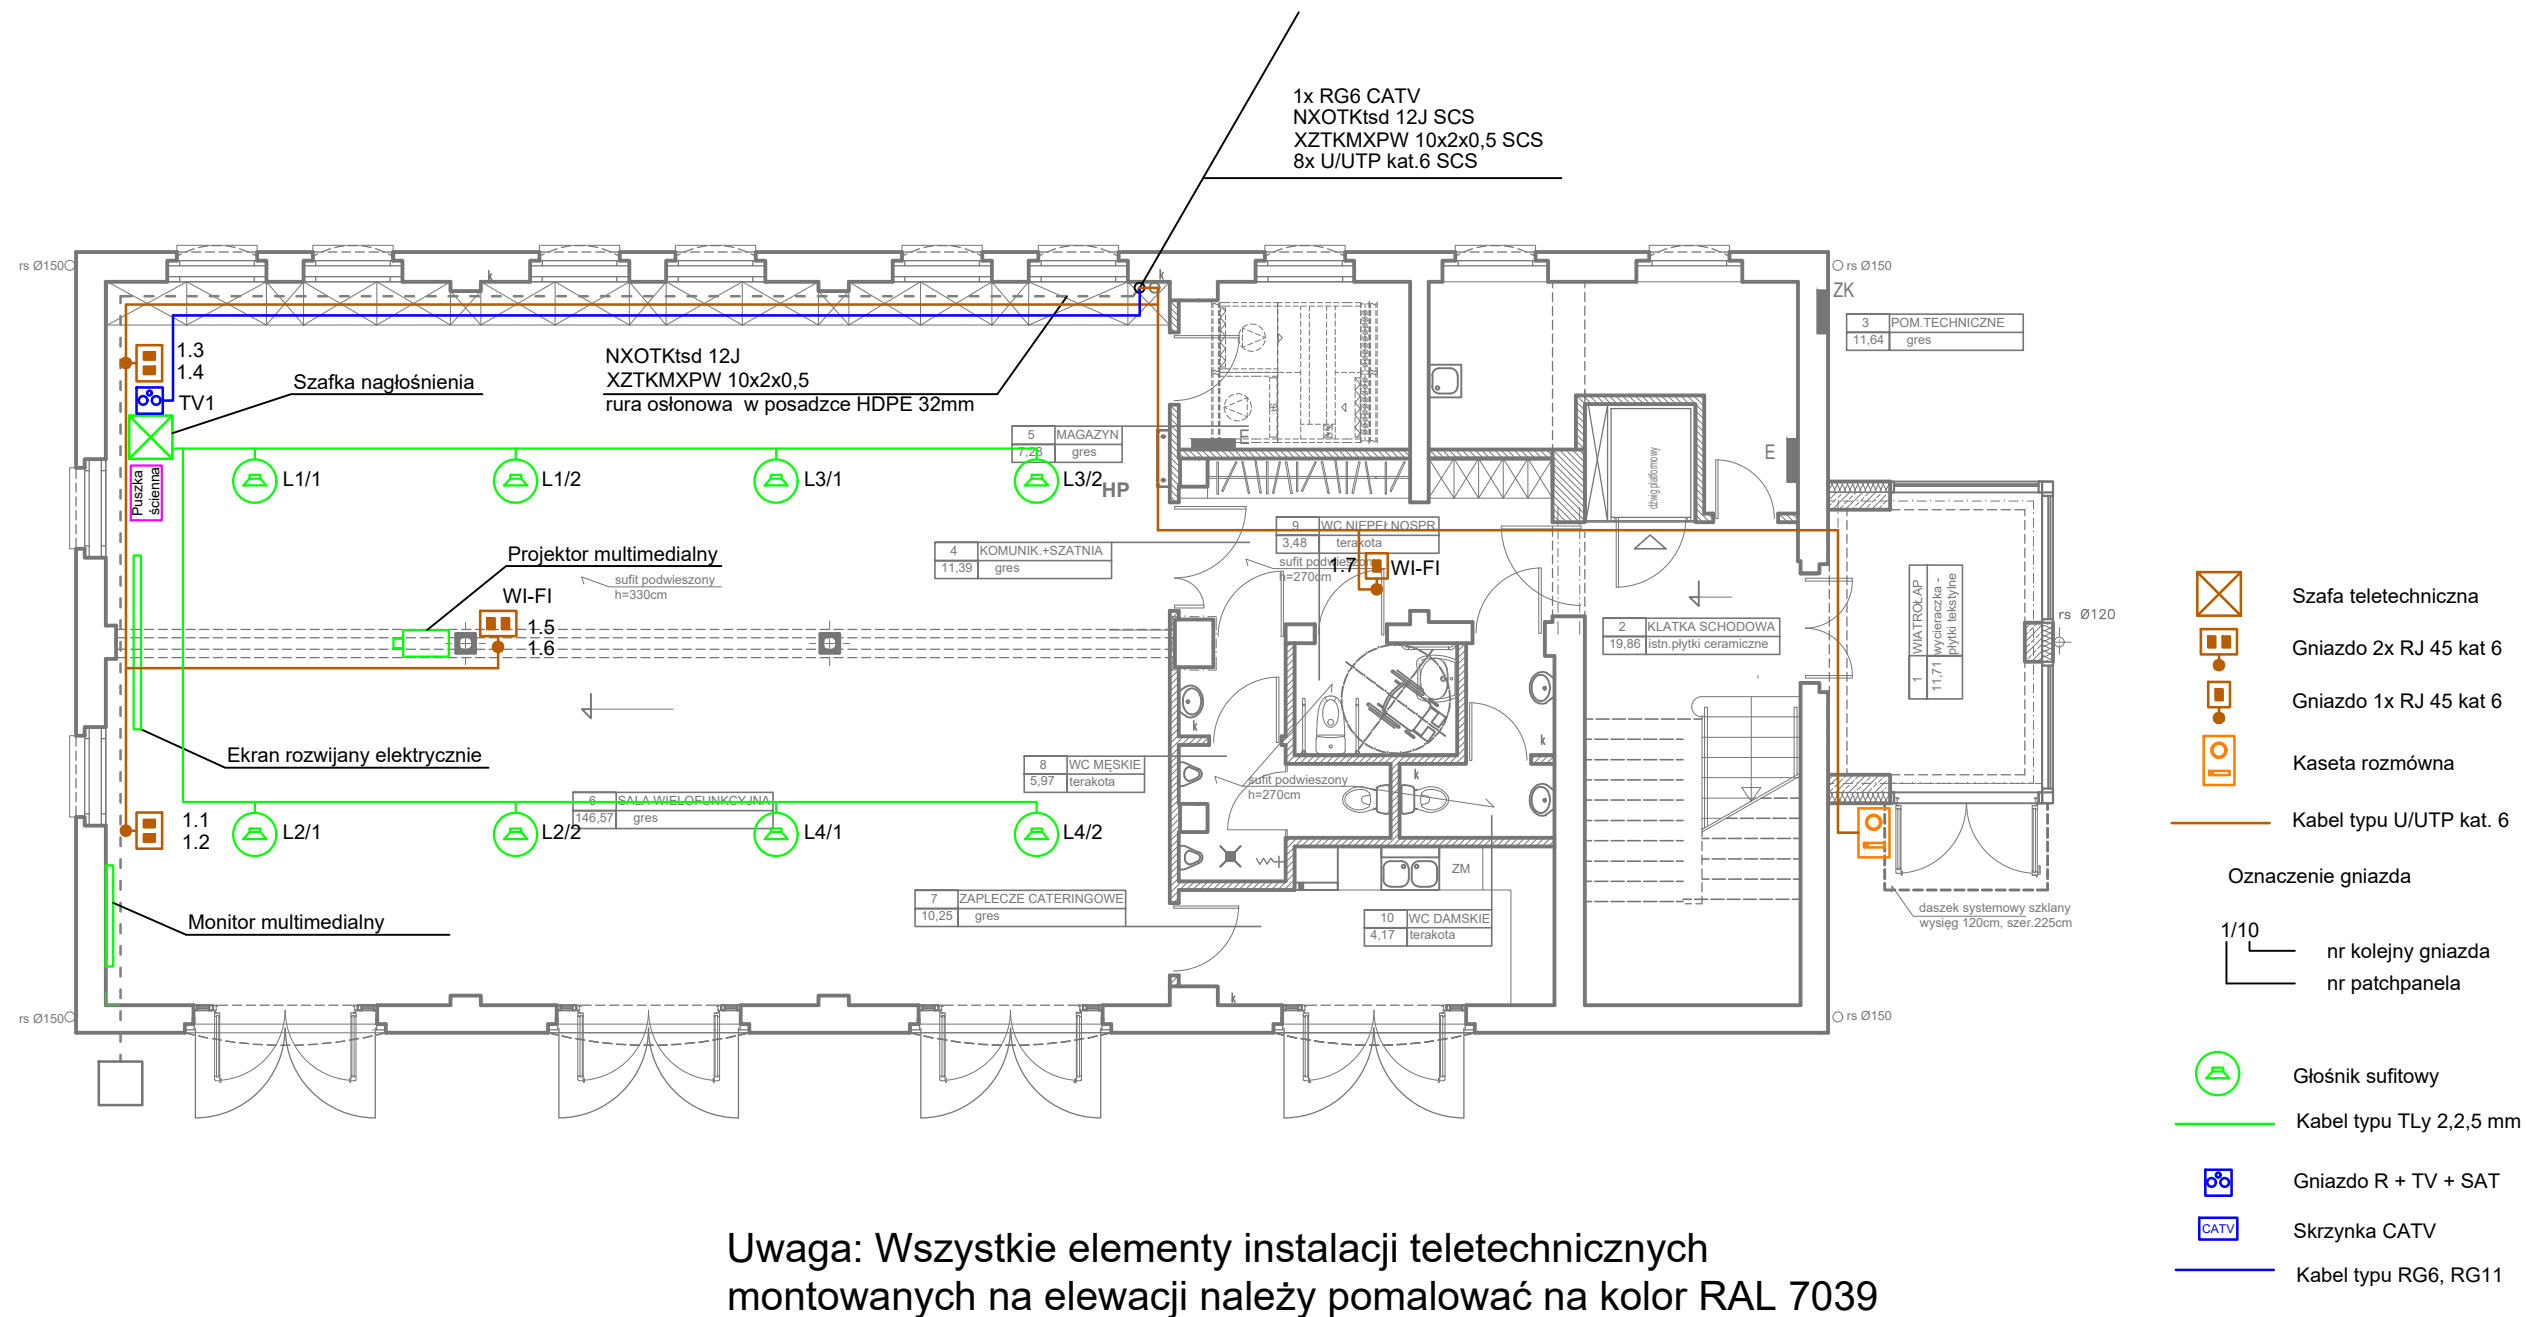

Uwaga: Wszystkie elementy instalacji teletechnicznych montowanych na elewacji należy pomalować na kolor RAL 7039

bpbw BIURO PROJEKTÓW "BPBW" Sp. z o.o. 10-448 OLSZTYN, UL. GŁOWACKIEGO 28 <i>Projektujemy od 1957 roku.</i> PRAWA AUTORSKIE ZASTRZEŻONE				
OBIEKT: Przebudowa rozbudowa budynku magazynu uzbrojenia na Mrągowskie Centrum Aktywności Lokalnej				SKALA: 1:100
ADRES: MRĄGOWO ul. Kopernika 2C				BRANŻA: T
PRZEDMIOT RYSUNKU: Rzut parteru - System okablowania strukturalnego, System telewizji naziemnej, Instalacje multimedialne				DATA: 07.2016r
PROJEKTOWAŁ	mgr Dariusz Rybaczuk	UPRAWNIENIA WAM/0052/ZHOT/05	PODPIS	NR. ZLECENIA: P/3859/S
OPRACOWAŁ	mgr inż. Rafał Bagiński	-		
SPRAWDZIŁ	mgr inż. Piotr Raczyński	WAM/0104/POOT/08		NR. RYSUNKU: T-11