


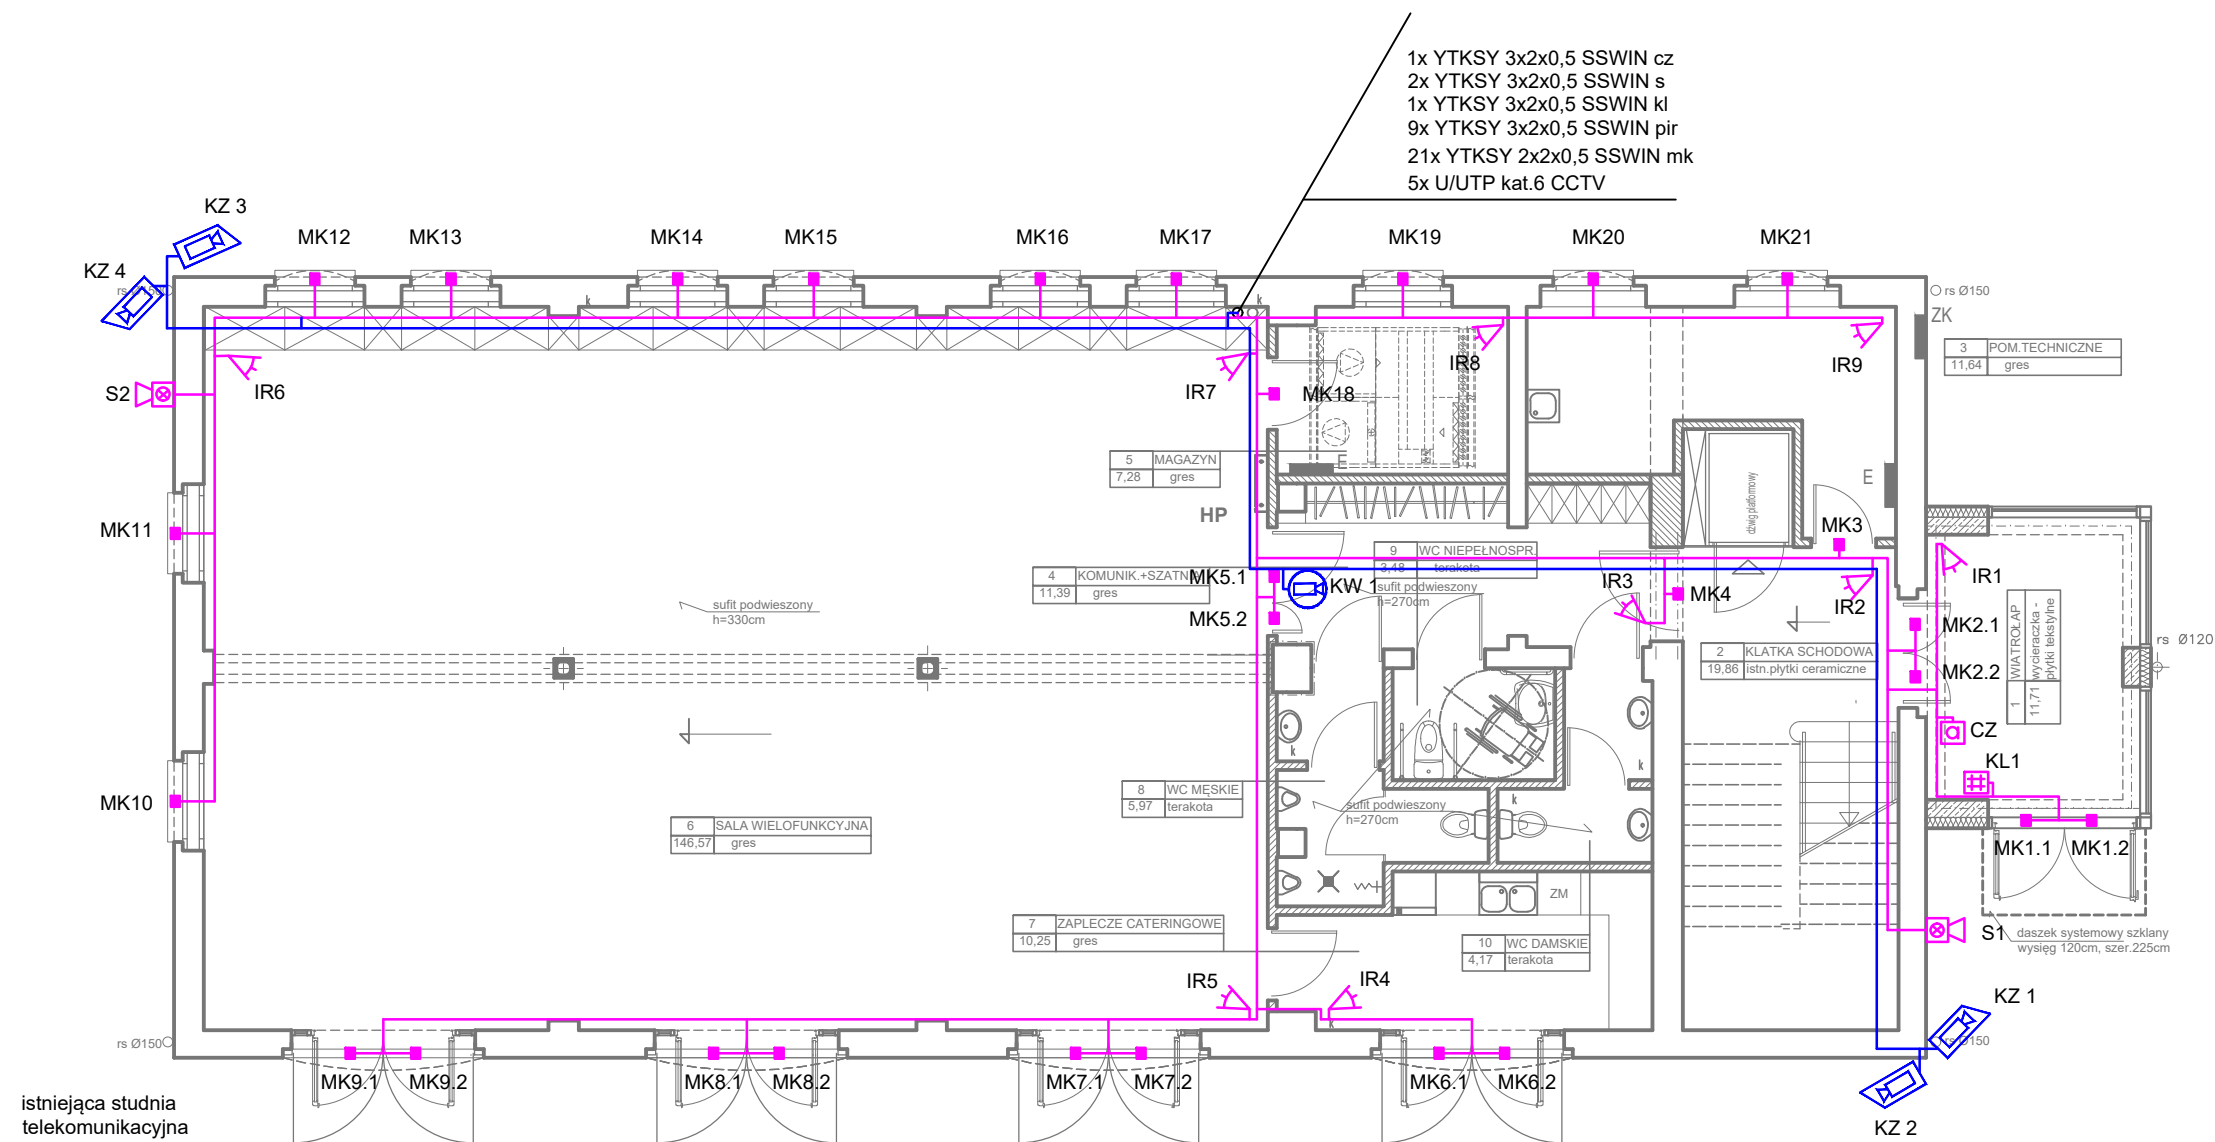

Uwaga: Wszystkie elementy instalacji teletechnicznych montowanych na elewacji należy pomalować na kolor RAL 7039

- Kamera zewnętrzna w obudowie typu Bullet
- Kamera wewnętrzna kopułkowa
- Ochronnik przepięciowy 1 kanałowy, 2 stopniowy IP66
- kabel typu U/UTP kat. 6
- Pasywna czujka podczerwieni
- Czujnik magnetyczny
- Szyfrator
- Sygnalizator akustyczno-optyczny
- Centrala alarmowa
- Czujka zbitcia szyby
- kabel typu YTKSY 3x2x0,5 mm, 2x2x0,5 mm

bpbw BIURO PROJEKTÓW "BPBW" Sp. z o.o. 10-448 OLSZTYN, UL. GŁOWACKIEGO 28 <i>Projektujemy od 1957 roku.</i> PRAWA AUTORSKIE ZASTRZEŻONE			
OBIEKT: Przebudowa rozbudowa budynku magazynu uzbrojenia na Mrągowskie Centrum Aktywności Lokalnej			SKALA: 1:100
ADRES: MRĄGOWO ul. Kopernika 2C			BRANŻA: T
PRZEDMIOT RYSUNKU: Rzut parteru - System telewizji dozorowej, System sygnalizacji włamania i napadu			DATA: 07.2016r
PROJEKTOWAŁ	mgr Dariusz Rybaczuk	UPRAWNIENIA WAM/0052/ZHOT/05	PODPIS
OPRACOWAŁ	mgr inż. Rafał Bagiński	-	
SPRAWDZIŁ	mgr inż. Piotr Raczynski	WAM/0104/POOT/08	
			NR. ZLECENIA: P/3859/S
			NR. RYSUNKU: T-7